



INSTALACION ELECTRICIDAD

<ul style="list-style-type: none"> REG. VERTICAL LINEAS CUADRO GENERAL SUBCUADRO DISTRIBUCION INTERRUPTOR CONMUTADOR CONMUTADOR CRUCE PUNTO LUZ HALOGENO PUNTO LUZ LED 1W APLIQUE TEMPORIZADO PUNTO LUZ TECHO PUNTO LUZ APLIQUE INTERIORES h. 30 PUNTO LUZ APLIQUE INTERIORES h. 180 PUNTO LUZ APLIQUE EXTERIORES h. 30 PUNTO LUZ APLIQUE EXTERIORES h. 180 FLUORESCENTE EXTRACTOR 	<ul style="list-style-type: none"> Ca CALENTADOR ACUMULADOR ELECTRICO Lv LAVAVAJILLAS Mi MICROONDAS Ne NEVERA La LAVADORA Se SECADORA Co ENCIMERA INDUCCION ELECTRICA Ho HORNO Ex EXTRACTOR HUMOS Y VAHOS 	<ul style="list-style-type: none"> PL PULSADOR LUZ PT PULSADOR TIMBRE Z ZUMBADOR TF TOMA TELEFONO TV TOMA TV. CABLE TV FM TOMA TV. FM PA PORTERO AUTOMATICO CA CENTRAL ALARMA DM DETECTOR DE MOVIMIENTO ES ALUMBRADO EMERGENCIA PI PIQUETA PUESTA A TIERRA 	<ul style="list-style-type: none"> BE BASE ENCHUFE 10-16A.SCHUKO - aux. cocina, baño h. 110 - cabecera cama h. 70 - resto vivienda h. 30 - electrodomesticos h. 30 TC TOMA CORRIENTE USOS DOMESTICOS IC TOMA CORRIENTE INTERPERIE Extintor 6Kg. 21A-113B Extintor CO2 34B 2Kg
---------------------------------------------------------------------------------------------------------------------------------------------------------------------------------------------------------------------------------------------------------------------------------------------------------------------------------------------------------------------------------------------------------------------------------------------------------------------------------------------------------------------------------	--------------------------------------------------------------------------------------------------------------------------------------------------------------------------------------------------------------------------------------------------------------------------------------------------	---------------------------------------------------------------------------------------------------------------------------------------------------------------------------------------------------------------------------------------------------------------------------------------------------------------------------------------------------------------------	----------------------------------------------------------------------------------------------------------------------------------------------------------------------------------------------------------------------------------------------------------------------------------------------------------------------------------------------------------------------

**NOTA: OBLIGATORIA INSTALACION PUESTA A TIERRA
VER DETALLE PLANO DE CIMENTACION**

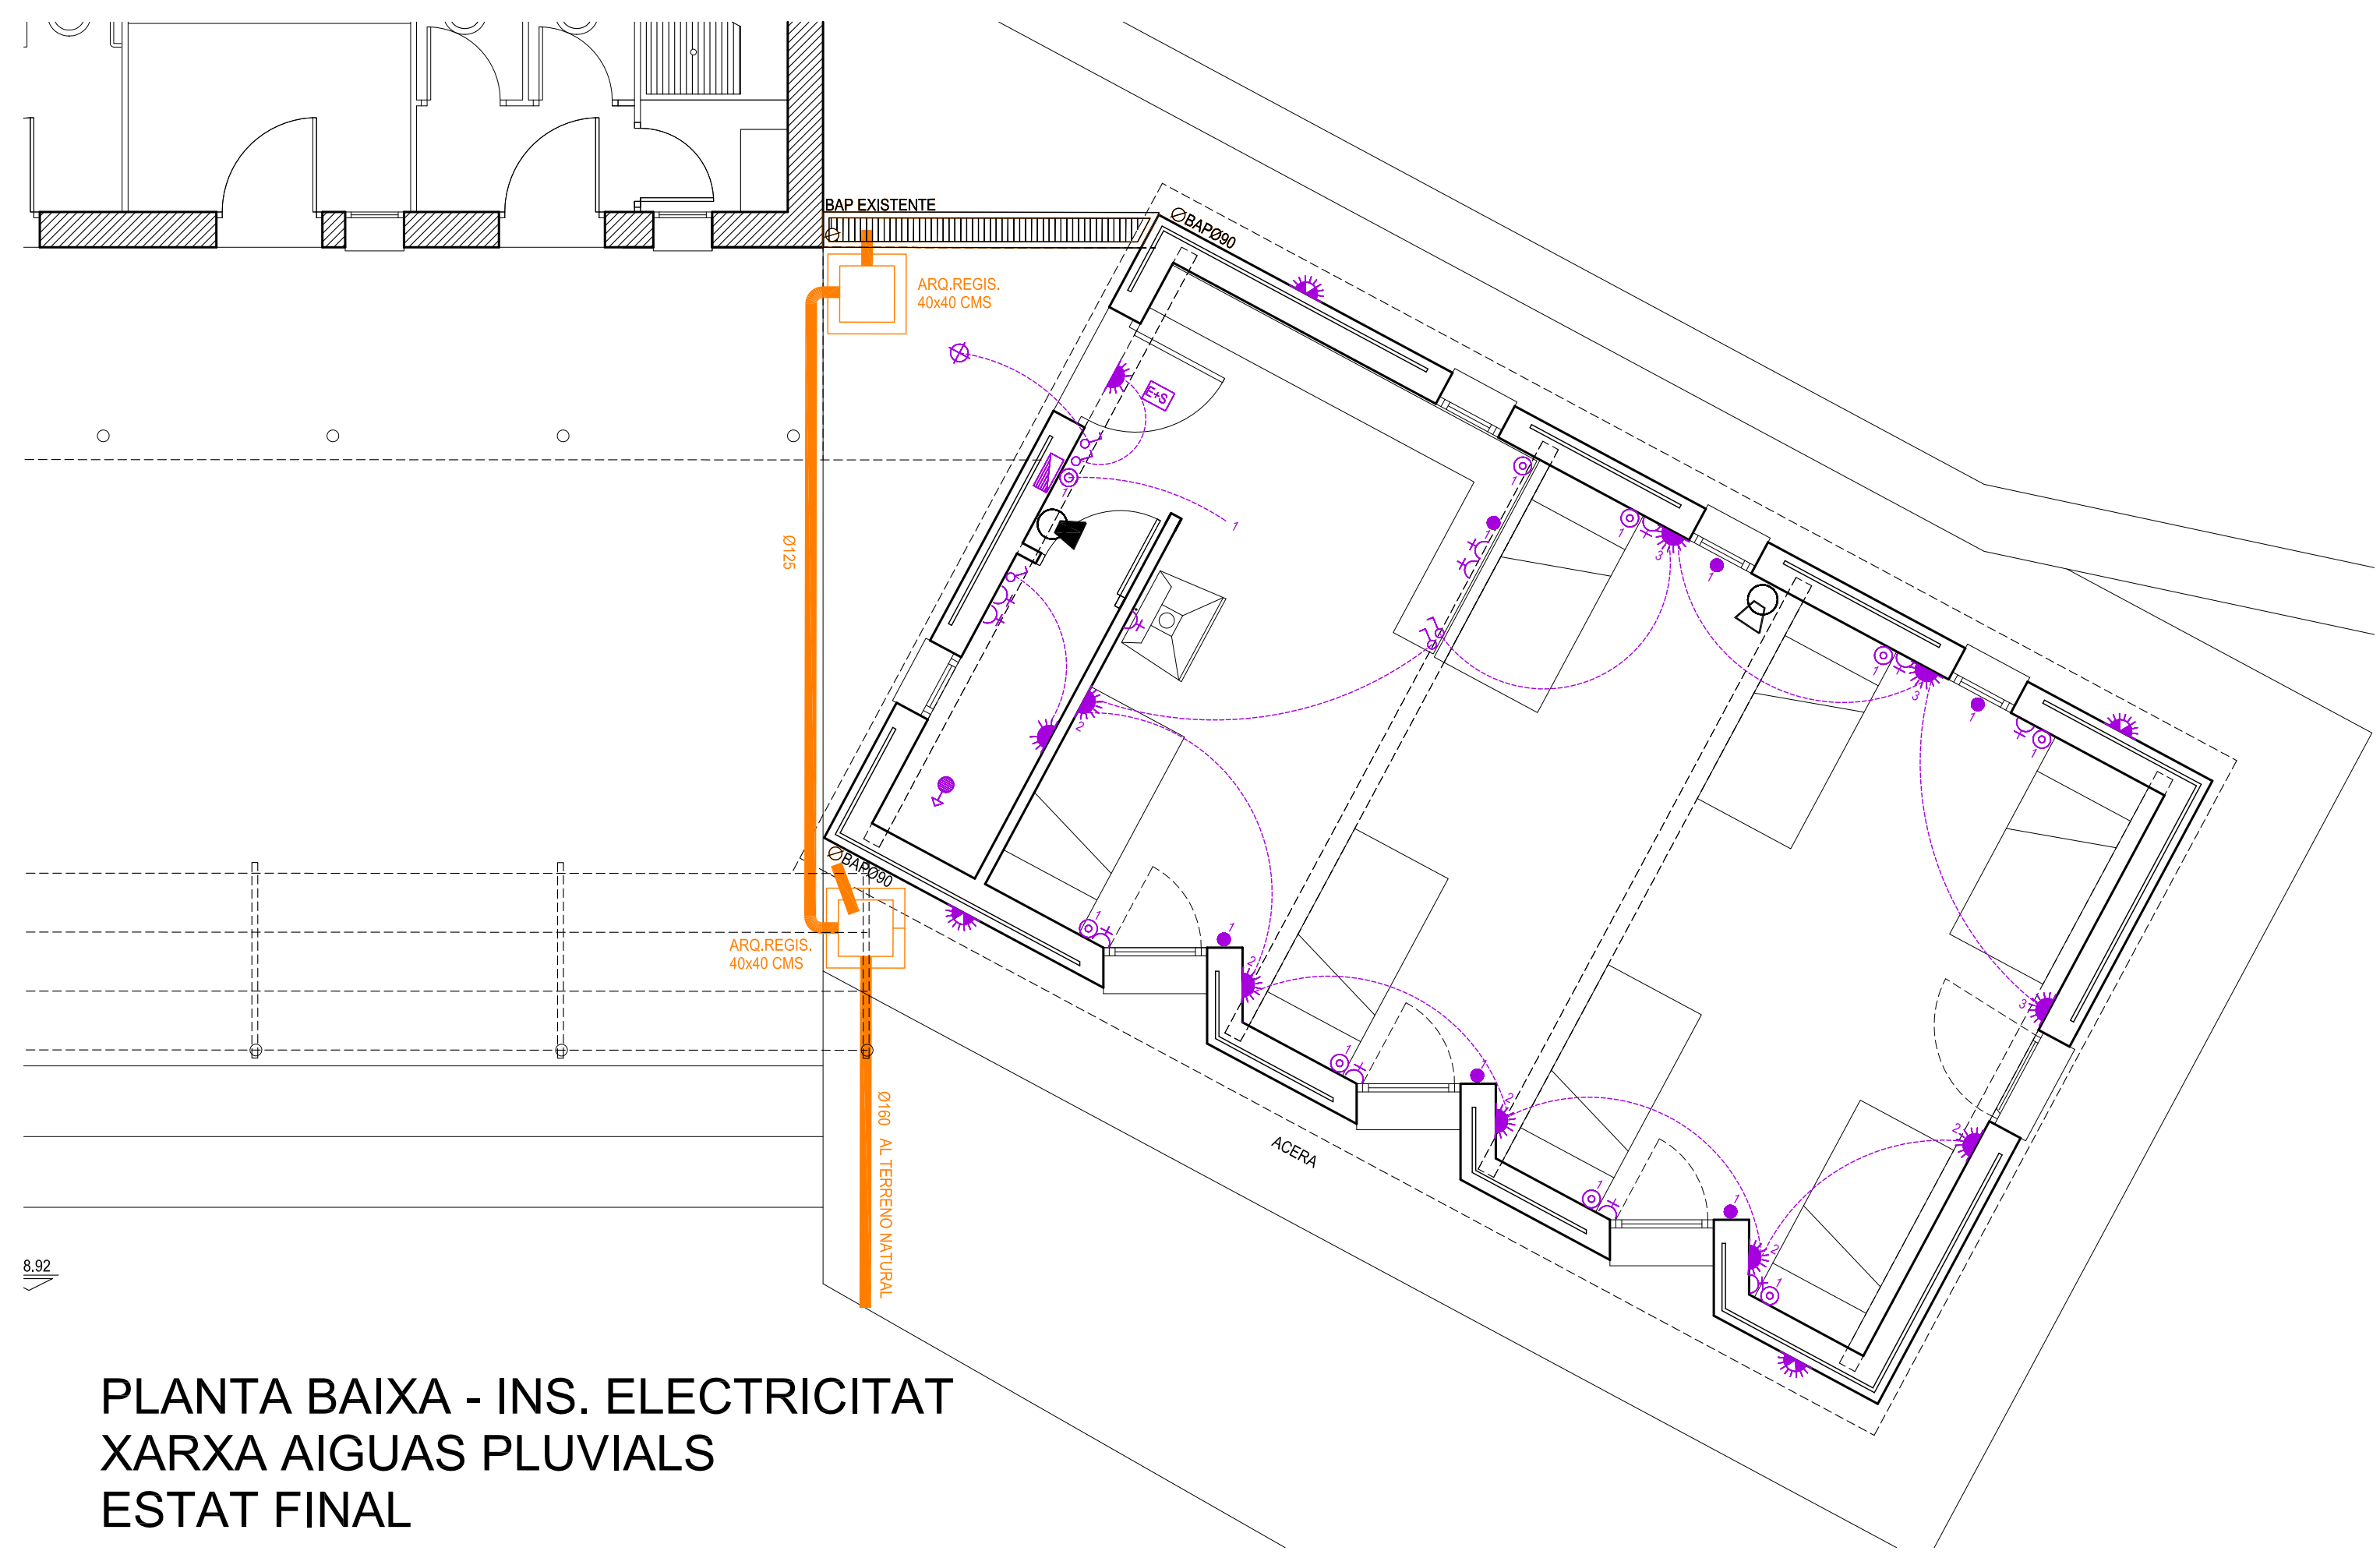


**PLANTA BAIXA - INS. ELECTRICITAT
XARXA AIGUAS PLUVIALS
ESTAT FINAL**

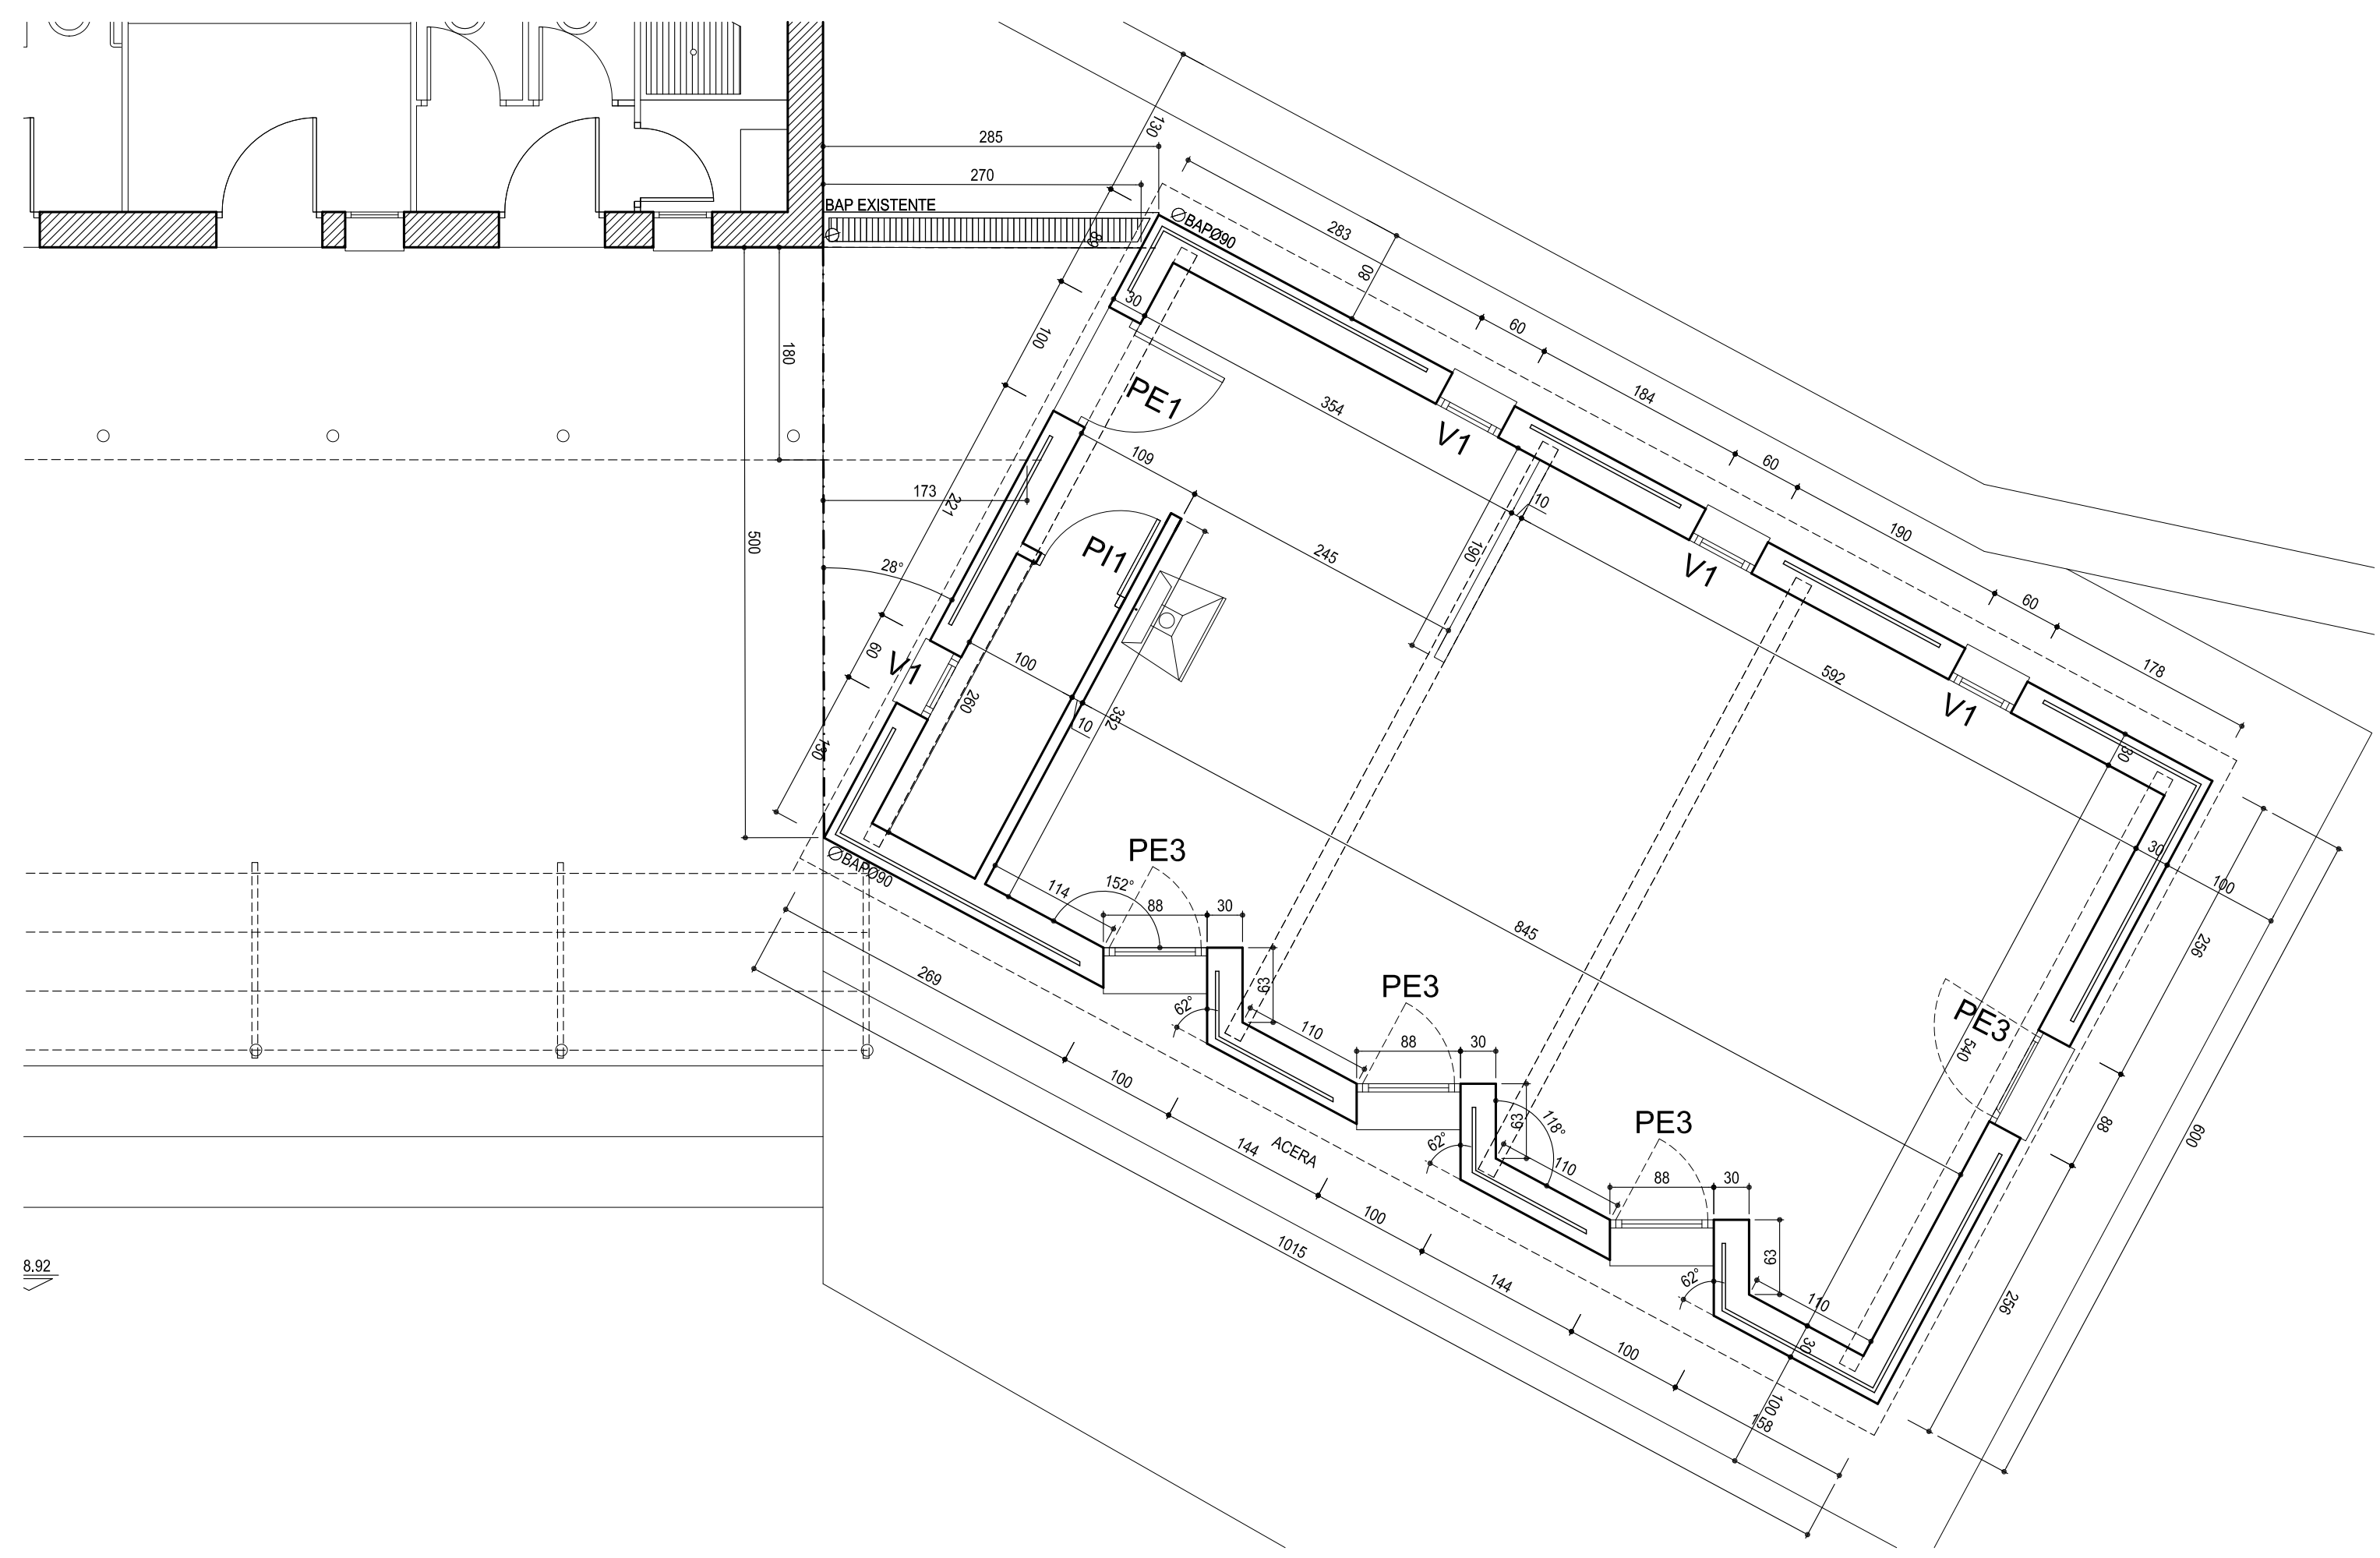


**PLANTA BAIXA - COTES- FUSTERIA
ESTAT FINAL**

PUERTAS EXTERIORES

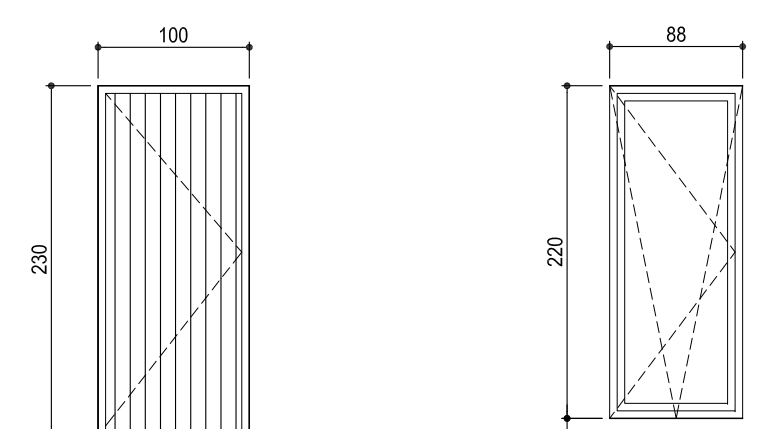


REFERENCIA	PE1	PE2
TIPO	ABATIBLE	OSCILOBATIENTE
UBICACION	SALA	SALA
Nº DE HOJAS	1	1
CRISTAL		CLIMALIT+SEGURIDAD 3+3/6/3+3
PERSIANA		
BARANDILLA		
REJA		
Nº UNIDADES	1	4
OBSERVACIONES	IROKO PARA BARNIZAR	IROKO PARA BARNIZAR

VENTANAS

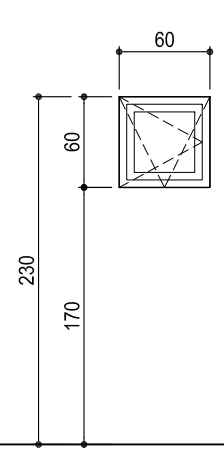

REFERENCIA	V1
TIPO	ABATIBLE
UBICACION	SALA Y ALMACEN
Nº DE HOJAS	1
CRISTAL	CLIMALIT 6-6-4
PERSIANA	
BARANDILLA	
REJA	
Nº UNIDADES	4
OBSERVACIONES	IROKO PARA BARNIZAR

PUERTAS INTERIORES

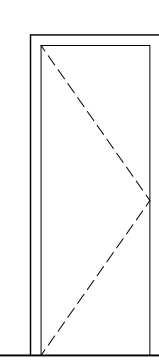

REFERENCIA	PI 1
TIPO	ABATIBLE
UBICACION	ALMACEN
Nº DE HOJAS	1
CRISTAL	CLIMALIT+SEGURIDAD 3+3/6/3+3
PERSIANA	
BARANDILLA	
REJA	
Nº UNIDADES	1
OBSERVACIONES	TABLERO AGLOMERADO LAMINADO IROKO

- LAS DIMENSIONES DE CARPINTERIA Y ARM. EXT. SON DE LUZ DE HUECO DE OBRA ACABADA
- LAS DIMENSIONES DE CARPINTERIA INTERIOR Y METALICA SON DE LUZ DE PASO
- EN LOS ARMARIOS INT. LAS DIMENSIONES SON TOTALES, INCLUIDO TAPAJUNTAS, SI BIEN LOS ANCHOS DEFINITIVOS SE TOMARAN EN OBRA REALIZANDOSE LA DIMENSION MAXIMA POSIBLE

MEMORIA DE FUSTERIA

PLANO DE: PLANTA BAIXA ESTAT FINAL
 COMENTARI: INSTALACION ELECTRICITAT I PLANTA COTES FUSTERIA
 ESCALA: 1/50
 DATA: MAFÇ 2014

ENCÀRREG: AMPLIACIÓ CENTRE RECREATIU JUVENIL
 FASE: PROJECTE BÀSIC I D'EXECUCIÓ
 PROMOTOR: AJUNTAMENT D'ESPORLES
 SITUACIÓ: ESPAI LLIURE PUBLIC SON TRIAS -ESPORLES

arquitecte

BARTOMEU S. PONS IRADIEL

Camí de Genova nr 71
 (07014) Palma de Mallorca
 Telf: 670313460 bspns@arquiedus